


INSTALACJE WENTYLACJI I OGRZEWANIA

1:25

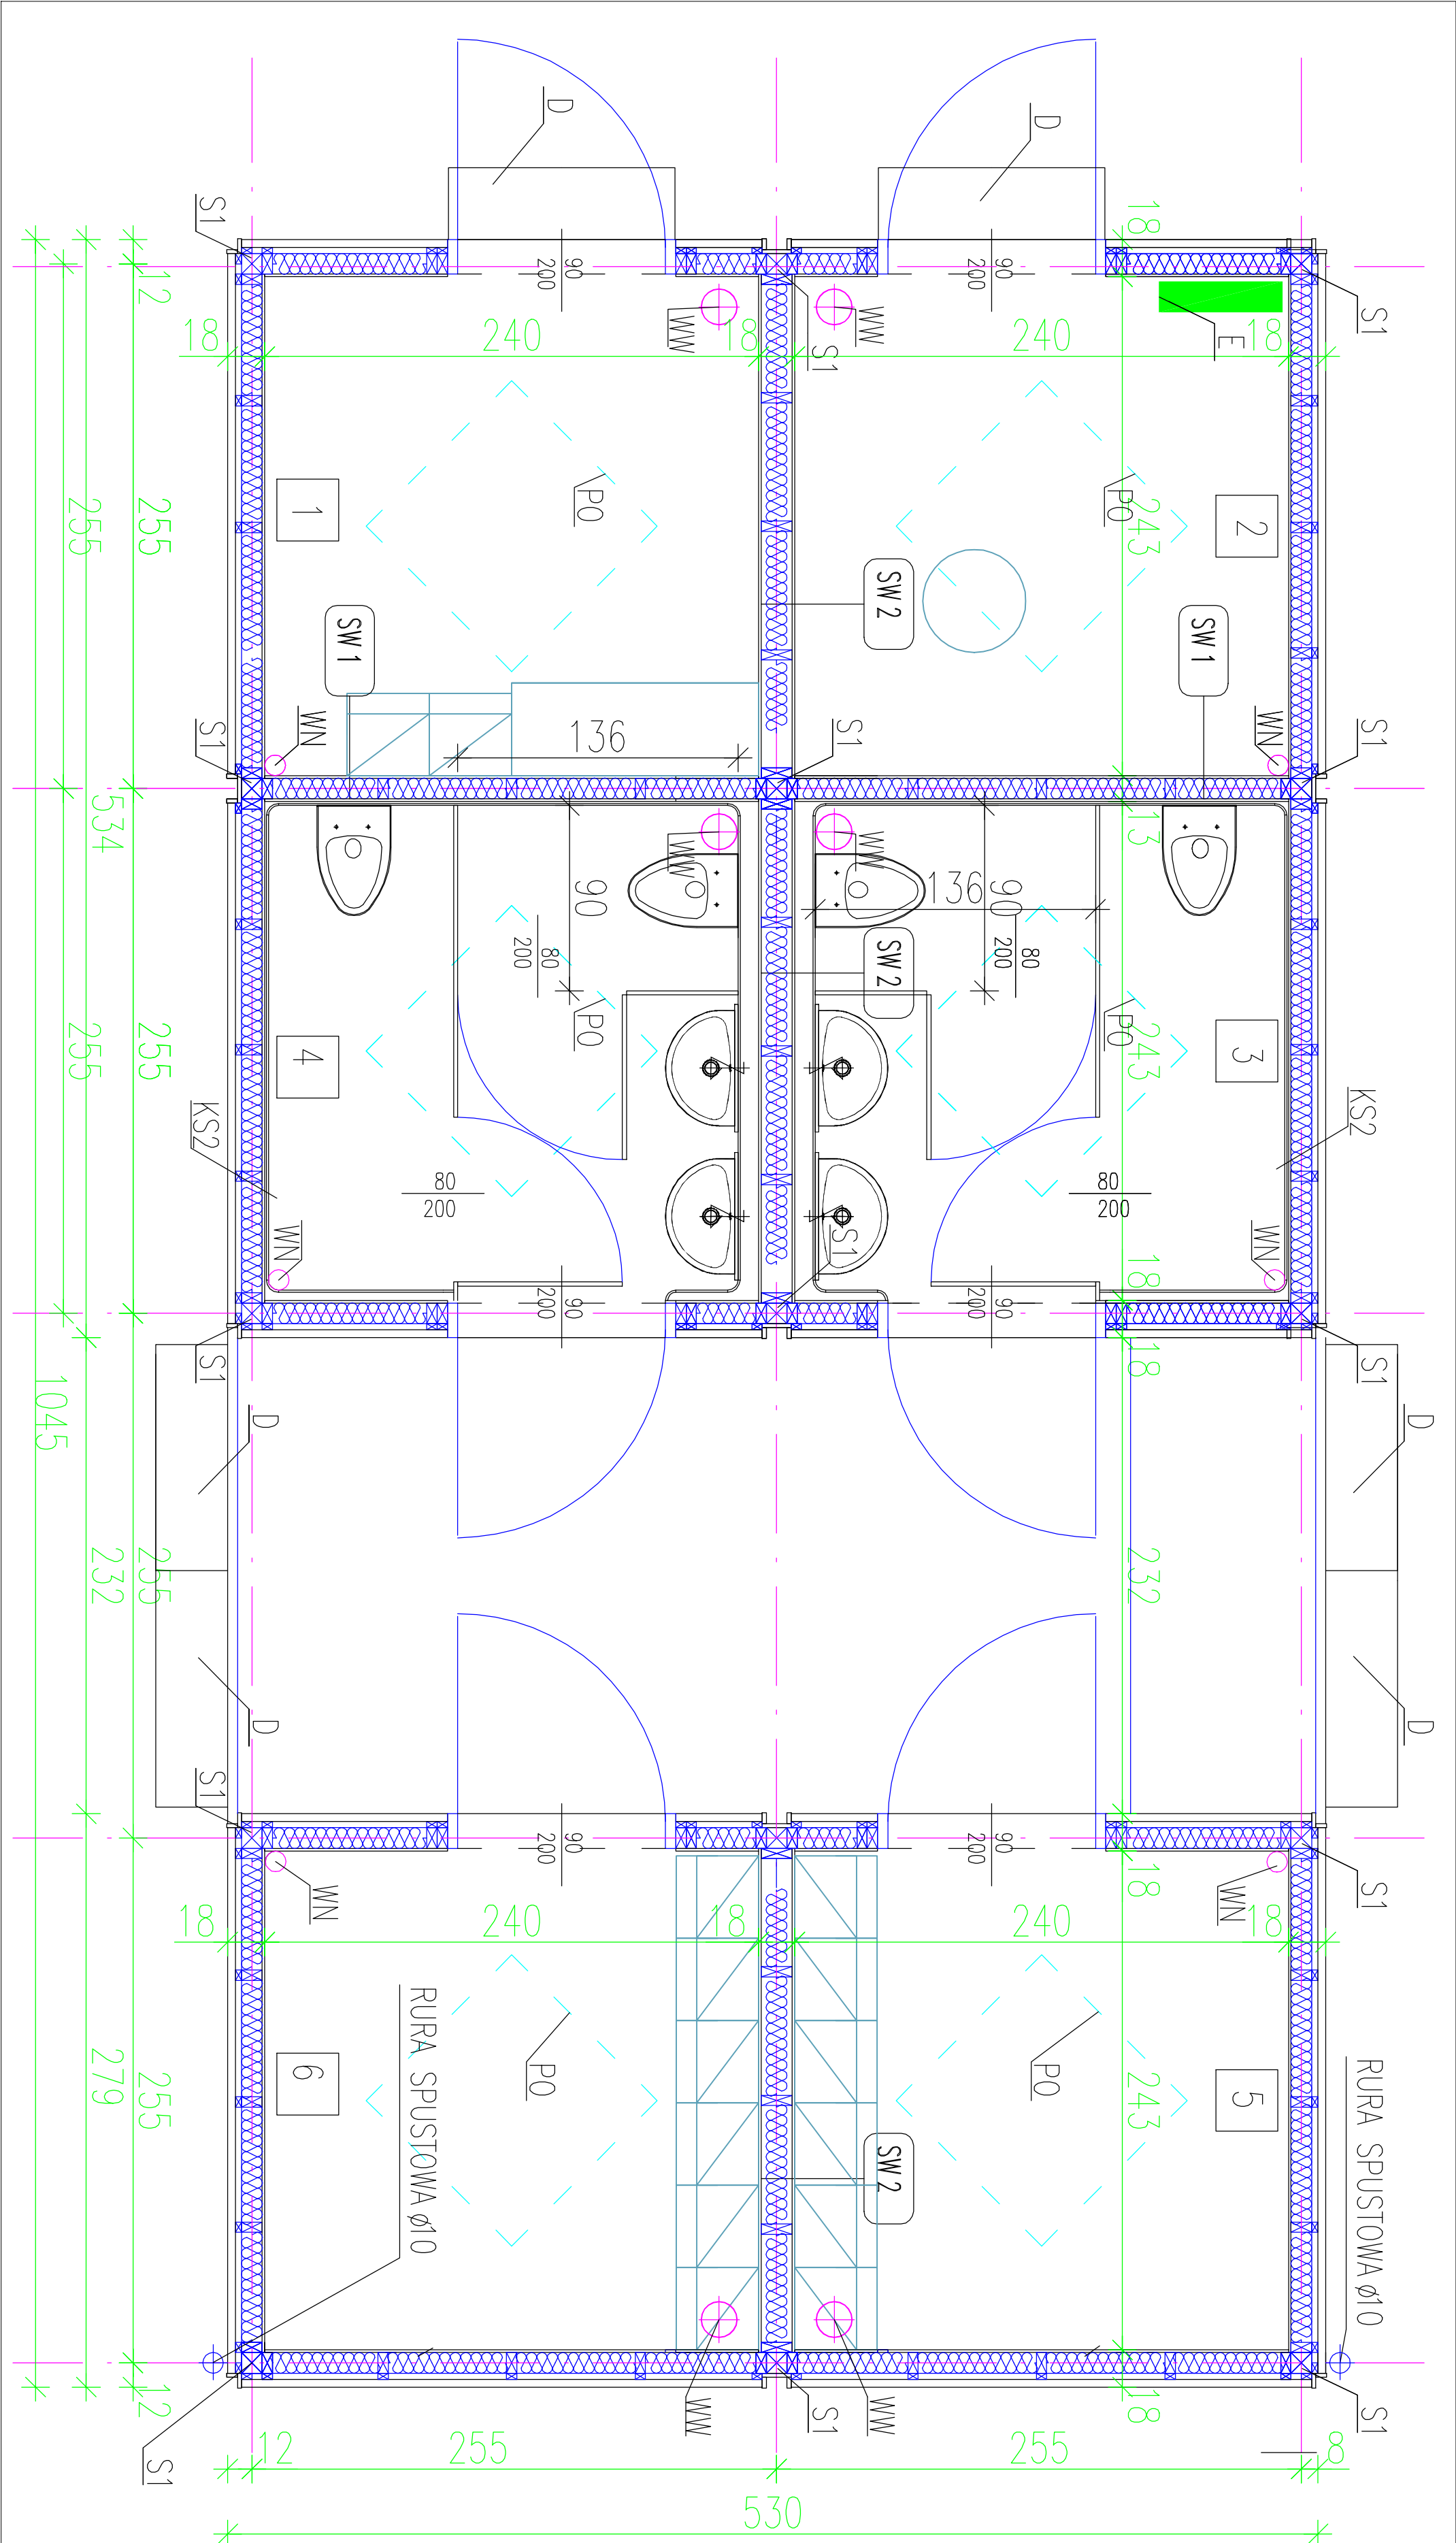

| ZESTAWIENIE POMIESZCZEŃ – WERSJA STANDARD |                       |                                                                                                                                                                                                                                                                                                                                                                                                                   |                                                     |
|-------------------------------------------|-----------------------|-------------------------------------------------------------------------------------------------------------------------------------------------------------------------------------------------------------------------------------------------------------------------------------------------------------------------------------------------------------------------------------------------------------------|-----------------------------------------------------|
| NR                                        | FUNKCJA               | WYPOSAŻENIE                                                                                                                                                                                                                                                                                                                                                                                                       | POSIADZKA<br>WŁĄCZNIKOWA<br>POWIERZCHNIA            |
| 2                                         | POMIESZCZENIE TRENERA | WN-WENTYLATOR NAWIEWNY Z NAGRZEWNICĄ I FILTREM;<br>4 WYMIANY/H 70m³ , MOC WENTYLATORA 40W, MOC GRZĄKI 400W<br>WN-WENTYLATOR WCIĄGOWY O WYDAJNOŚCI 100m³/H MOC 80W<br>ŚWIETLIK Z MOŻLIWOŚCIĄ OTWIERANIA 100X100CM,<br>E-ROZDZIELNIA ELEKTRYCZNA OPRAWY OŚWIELTENIOWE 4X, WŁĄCZNIK, GNIAZDO PODWÓJNE                                                                                                                | WŁĄCZNIKOWA<br>R 9 LUB<br>ROZMĄŻANE<br>RÓWNORZĘDNE  |
| 1                                         | MAGAZYN               | WN-WENTYLATOR NAWIEWNY Z NAGRZEWNICĄ Z FILTREM, 4 WYMIANY/ H 70m³ ,<br>MOC WENTYLATORA 40W, MOC GRZĄKI 400W<br>WN-WENTYLATOR WCIĄGOWY O WYDAJNOŚCI 70m³/H MOC 40W<br>OPRAWY OŚWIELTENIOWE 2X, WŁĄCZNIK, GNIAZDO PODWÓJNE,<br>ŚWIETLIK Z MOŻLIWOŚCIĄ OTWIERANIA 100X100CM                                                                                                                                          | WŁĄCZNIKOWA<br>R 9 LUB<br>ROZMĄŻANE<br>RÓWNORZĘDNE  |
| 3                                         | ŁAZIENKA              | WN-WENTYLATOR NAWIEWNY Z NAGRZEWNICĄ I FILTREM;<br>6 WYMIANY/H 100m³ , MOC WENTYLATORA 60W, MOC GRZĄKI 800W<br>WN-WENTYLATOR WCIĄGOWY O WYDAJNOŚCI 100m³/H MOC 60W<br>KS-SYSTEMOWA KABINA ŁAZIENKOWA Z AKRYLU LUB Z PVC LUB ROZMĄŻANE RÓWNORZĘDNE<br>OGRZEWACZ POLEJNOŚCIOWY W WODY 120dH MOC GRZĄKI 1500W<br>OPRAWY OŚWIELTENIOWE 3X, WŁĄCZNIK, GNIAZDO PODWÓJNE,<br>ŚWIETLIK Z MOŻLIWOŚCIĄ OTWIERANIA 100X100CM | WŁĄCZNIKOWA<br>R 10 LUB<br>ROZMĄŻANE<br>RÓWNORZĘDNE |
| 4                                         | ŁAZIENKA              | WN-WENTYLATOR NAWIEWNY Z NAGRZEWNICĄ I FILTREM;<br>6 WYMIANY/H 100m³ , MOC WENTYLATORA 60W, MOC GRZĄKI 800W<br>WN-WENTYLATOR WCIĄGOWY O WYDAJNOŚCI 100m³/H MOC 60W<br>KS-SYSTEMOWA KABINA ŁAZIENKOWA Z AKRYLU LUB Z PVC LUB ROZMĄŻANE RÓWNORZĘDNE<br>OGRZEWACZ POLEJNOŚCIOWY W WODY 120dH MOC GRZĄKI 1500W<br>OPRAWY OŚWIELTENIOWE 3X, WŁĄCZNIK, GNIAZDO PODWÓJNE,<br>ŚWIETLIK Z MOŻLIWOŚCIĄ OTWIERANIA 100X100CM | WŁĄCZNIKOWA<br>R 10 LUB<br>ROZMĄŻANE<br>RÓWNORZĘDNE |
| 5                                         | SZATNIA               | WN-WENTYLATOR NAWIEWNY Z NAGRZEWNICĄ Z FILTREM, 4 WYMIANY/ H 70m³ ,<br>MOC WENTYLATORA 40W, MOC GRZĄKI 400W<br>WN-WENTYLATOR WCIĄGOWY O WYDAJNOŚCI 70m³/H MOC 40W<br>OPRAWY OŚWIELTENIOWE 3X, WŁĄCZNIK, GNIAZDO PODWÓJNE,<br>ŚWIETLIK Z MOŻLIWOŚCIĄ OTWIERANIA 100X100CM                                                                                                                                          | WŁĄCZNIKOWA<br>R 9 LUB<br>ROZMĄŻANE<br>RÓWNORZĘDNE  |
| 6                                         | SZATNIA               | WN-WENTYLATOR NAWIEWNY Z NAGRZEWNICĄ Z FILTREM, 4 WYMIANY/ H 70m³ ,<br>MOC WENTYLATORA 40W, MOC GRZĄKI 400W<br>WN-WENTYLATOR WCIĄGOWY O WYDAJNOŚCI 70m³/H MOC 40W<br>OPRAWY OŚWIELTENIOWE 3X, WŁĄCZNIK, GNIAZDO PODWÓJNE,<br>ŚWIETLIK Z MOŻLIWOŚCIĄ OTWIERANIA 100X100CM                                                                                                                                          | WŁĄCZNIKOWA<br>R 9 LUB<br>ROZMĄŻANE<br>RÓWNORZĘDNE  |
| RAZEM:                                    |                       |                                                                                                                                                                                                                                                                                                                                                                                                                   | 34,92m²                                             |

| ZESTAWIENIE ELEMENTÓW |                                                |       |
|-----------------------|------------------------------------------------|-------|
| NR                    | NAZWA                                          | ILUŚĆ |
| 1                     | SI                                             | 15    |
| 2                     | SŁUPEK DREWNIANY LUB STALOWY 10X10CM           | 4     |
| 3                     | ŚCIANA ZEWNĘTRZNA 253X250X18                   | 4     |
| 4                     | ŚCIANA ZEWNĘTRZNA 253X250X18 Z DRZWIAMI 90X200 | 3     |
| 5                     | ŚCIANA ZEWNĘTRZNA 253X250X18 Z DRZWIAMI 90X200 | 2     |
| 6                     | ŚCIANA WEWNĘTRZNA 240X250X13                   | 3     |
| 7                     | ŚCIANA WEWNĘTRZNA 240X250X18                   | 6     |
| 8                     | PO                                             | 6     |
| 9                     | D                                              | 3     |
| 10                    | RURA SPUSTOWA Ø10                              | 3     |

|                                                           |                                                      |                                  |              |
|-----------------------------------------------------------|------------------------------------------------------|----------------------------------|--------------|
| Przedsiębiorstwo Gospodarko Wodno--ciepłotekowej "BIOBOX" |                                                      |                                  |              |
| Wiesław Mikołajczuk, 87 -100 Toruńska ul. Półna 101       |                                                      |                                  |              |
| Investor:                                                 | Gmina Miasta Rybina                                  | ul. Warszawska 40, 87-500 Rybina | opracował:   |
| Obiekt:                                                   | ZAPLECZĘ SOCJALNE PRZY BOISKU SPORTOWYM "ORLIK 2012" | inż. Barbara Antonowicz          | uprawnień:   |
| PROJEKT BUDOWLANY                                         | skala: 1:25                                          | data opracowania: VII 2008       | nr tytułu: 3 |